
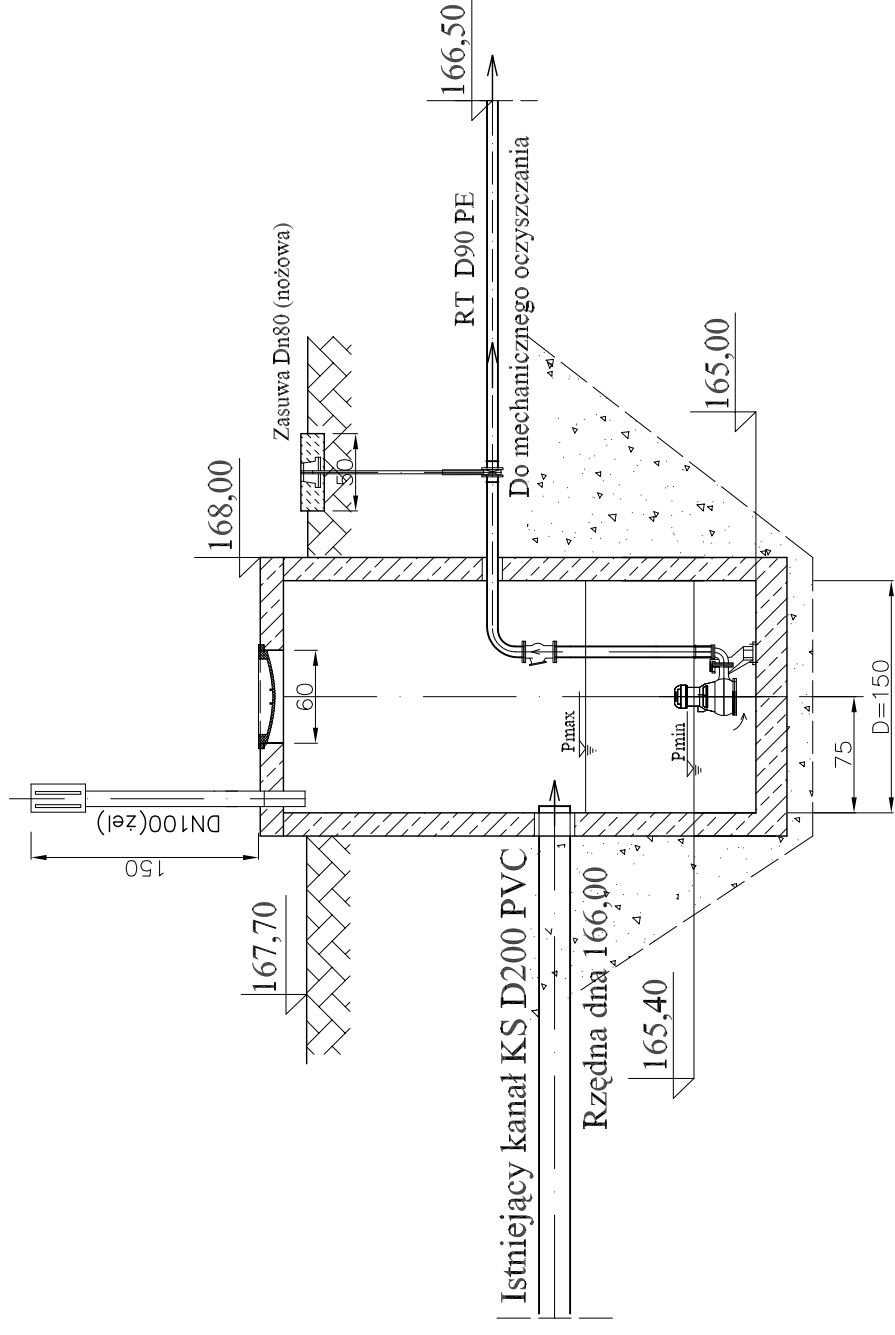


POMPOWNA WIELOFUNKCYJNA ŚCIEKÓW Z TERENU OCZYSZCZALNI
 PLAN INSTALACJI ELEKTRYCZNEJ
 1:50

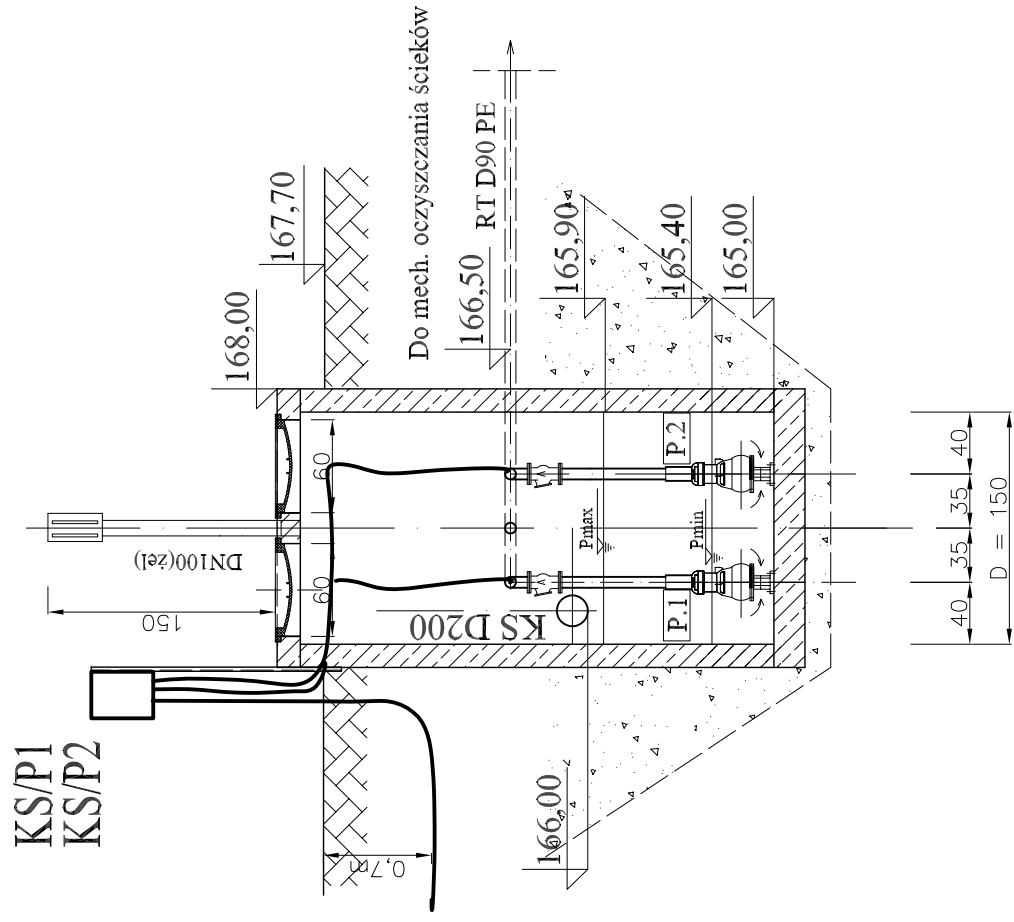

Do budynku krat


Dopływ ścieków ze zlewni fekaliów
 i zapleczka socjalnego

- Instalacje siłowe
- Instalacje AKPiA
- Instalacje połączeń wyrównawczych
- Montaż rozdzielnic i szafek sterowniczych

ZAKRES ROBÓT ELEKTRYCZNYCH

z R07

K1/P1
 K2/P1
 K1/P2
 K2/P2

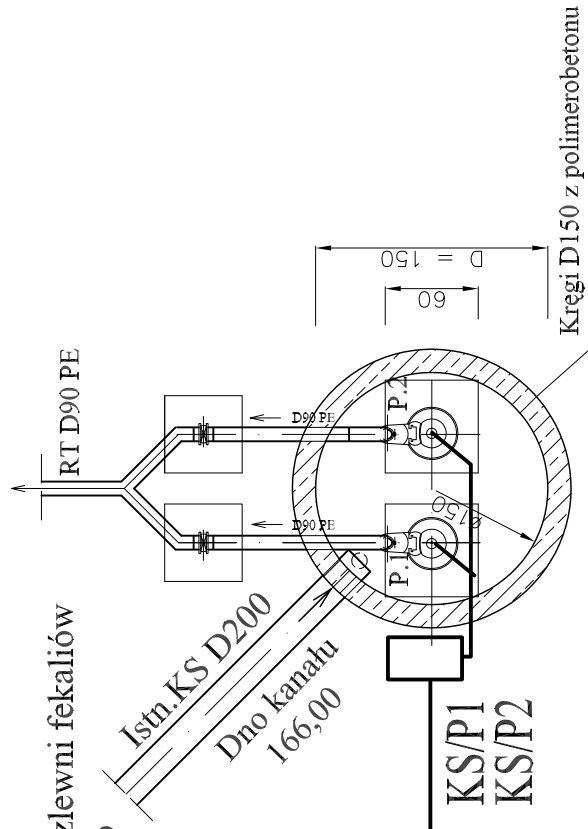

| | | | | | |
|--|--|---------------------------|---|--------|-----------------|
| | TWŚ PROJEKTOWANIE JANUSZ URBANOWICZ 54-232 Wrocław, ul Niszedźwiedzia 51/3 | | | | STADIUM |
| | INWESTOR URZĄD GMINY W CIEGŁOWIE | | PRZEBUDOWA MECHANICZNO-BIOLOGICZNEJ OCZYSZCZALNI ŚCIEKÓW W MIEJSCOWOŚCI CIEGŁÓW | | P.B |
| PROJEKTANT inż. Franciszek Marciniak | DATA 10.2007r. | NR UPRAWNIEN 59/75/W/m | BRANŻA elektryczna | PODPIS | NR UMOWY |
| | | | | | NR RYS. E-17 |
| TREŚĆ RYSUNKU | POMPOWNA WIELOFUNKCYJNA ŚCIEKÓW Z TERENU OCZYSZCZALNI PLAN INSTALACJI ELEKTRYCZNEJ | | | | SKALA 1:50 |