



# ISTNIEJĄCA POMPOWNIĄ ŚCIEKÓW - ZBIORNIK RETENCYJNY - OBIEKT NR.02 PLAN INSTALACJI ELEKTRYCZNYCH

1:50

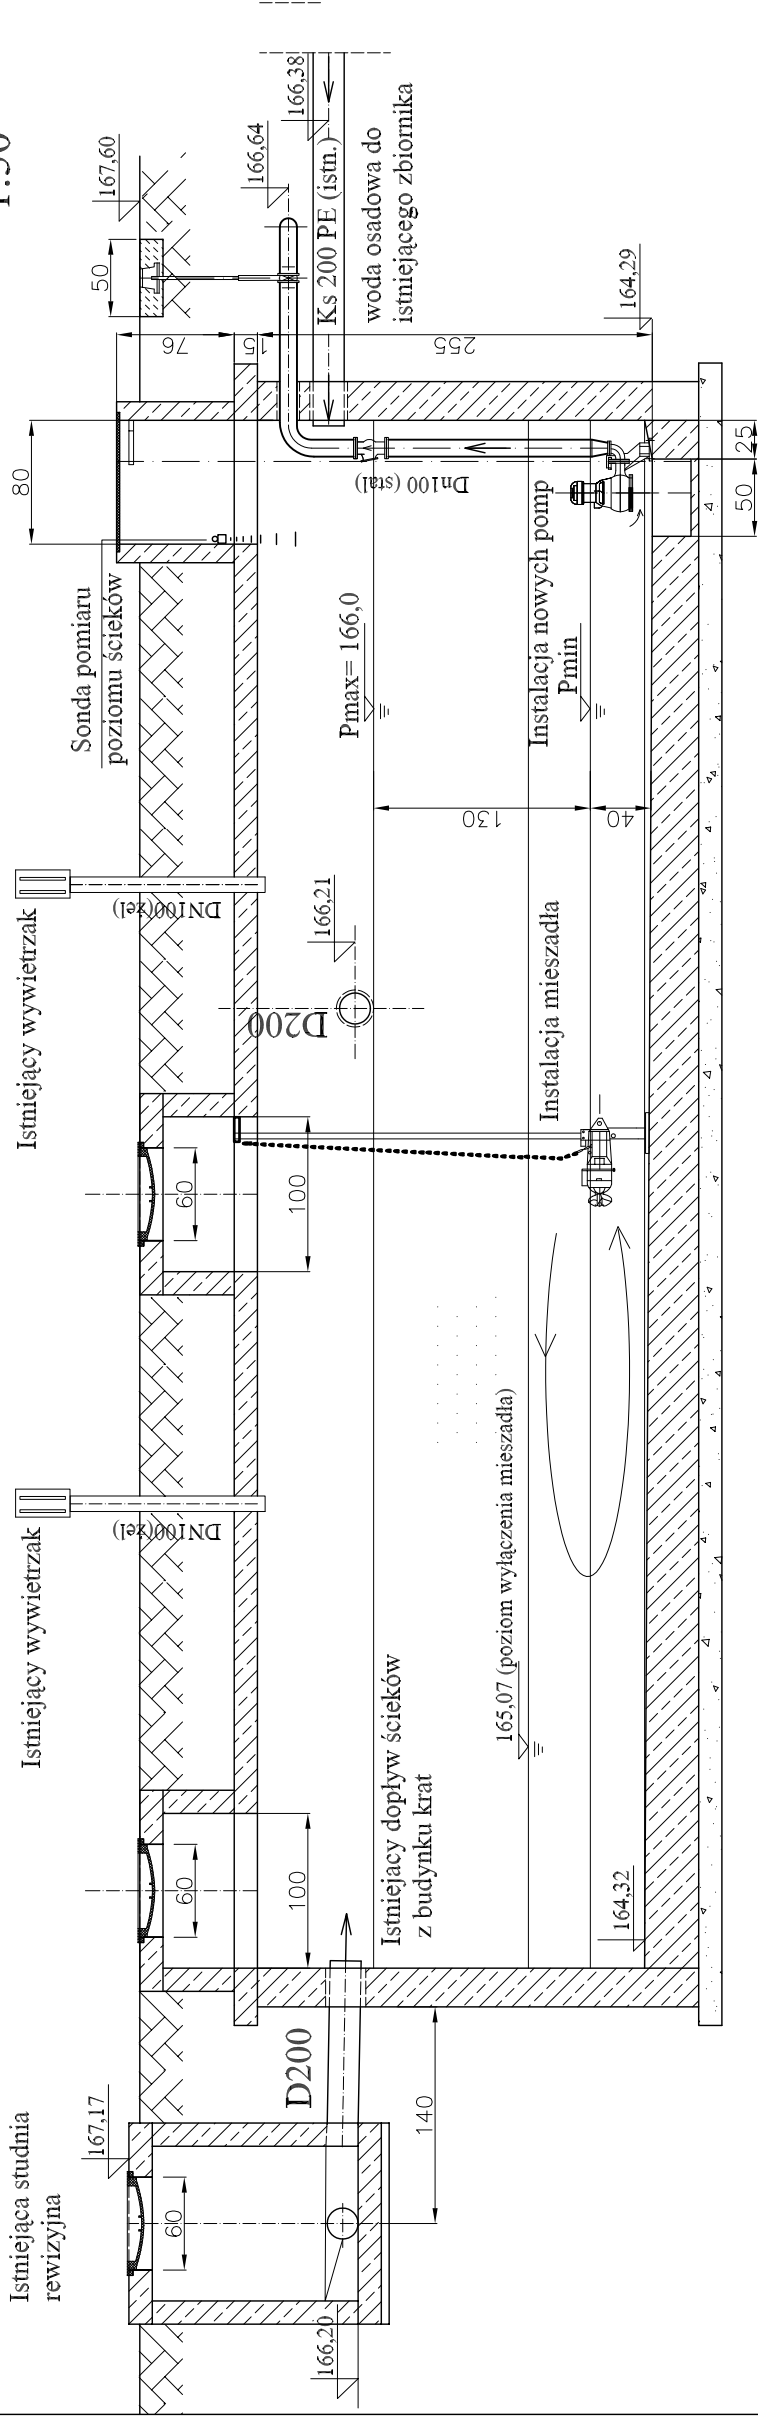

## ZAKRES ROBÓT ELEKTRYCZNYCH

- Instalacje siłowe
- Instalacje AKPiA
- Instalacje gniazd wtykowych
- Instalacje połączeń wyrównawczych
- Montaż rozdzielnic i szafek sterowniczych

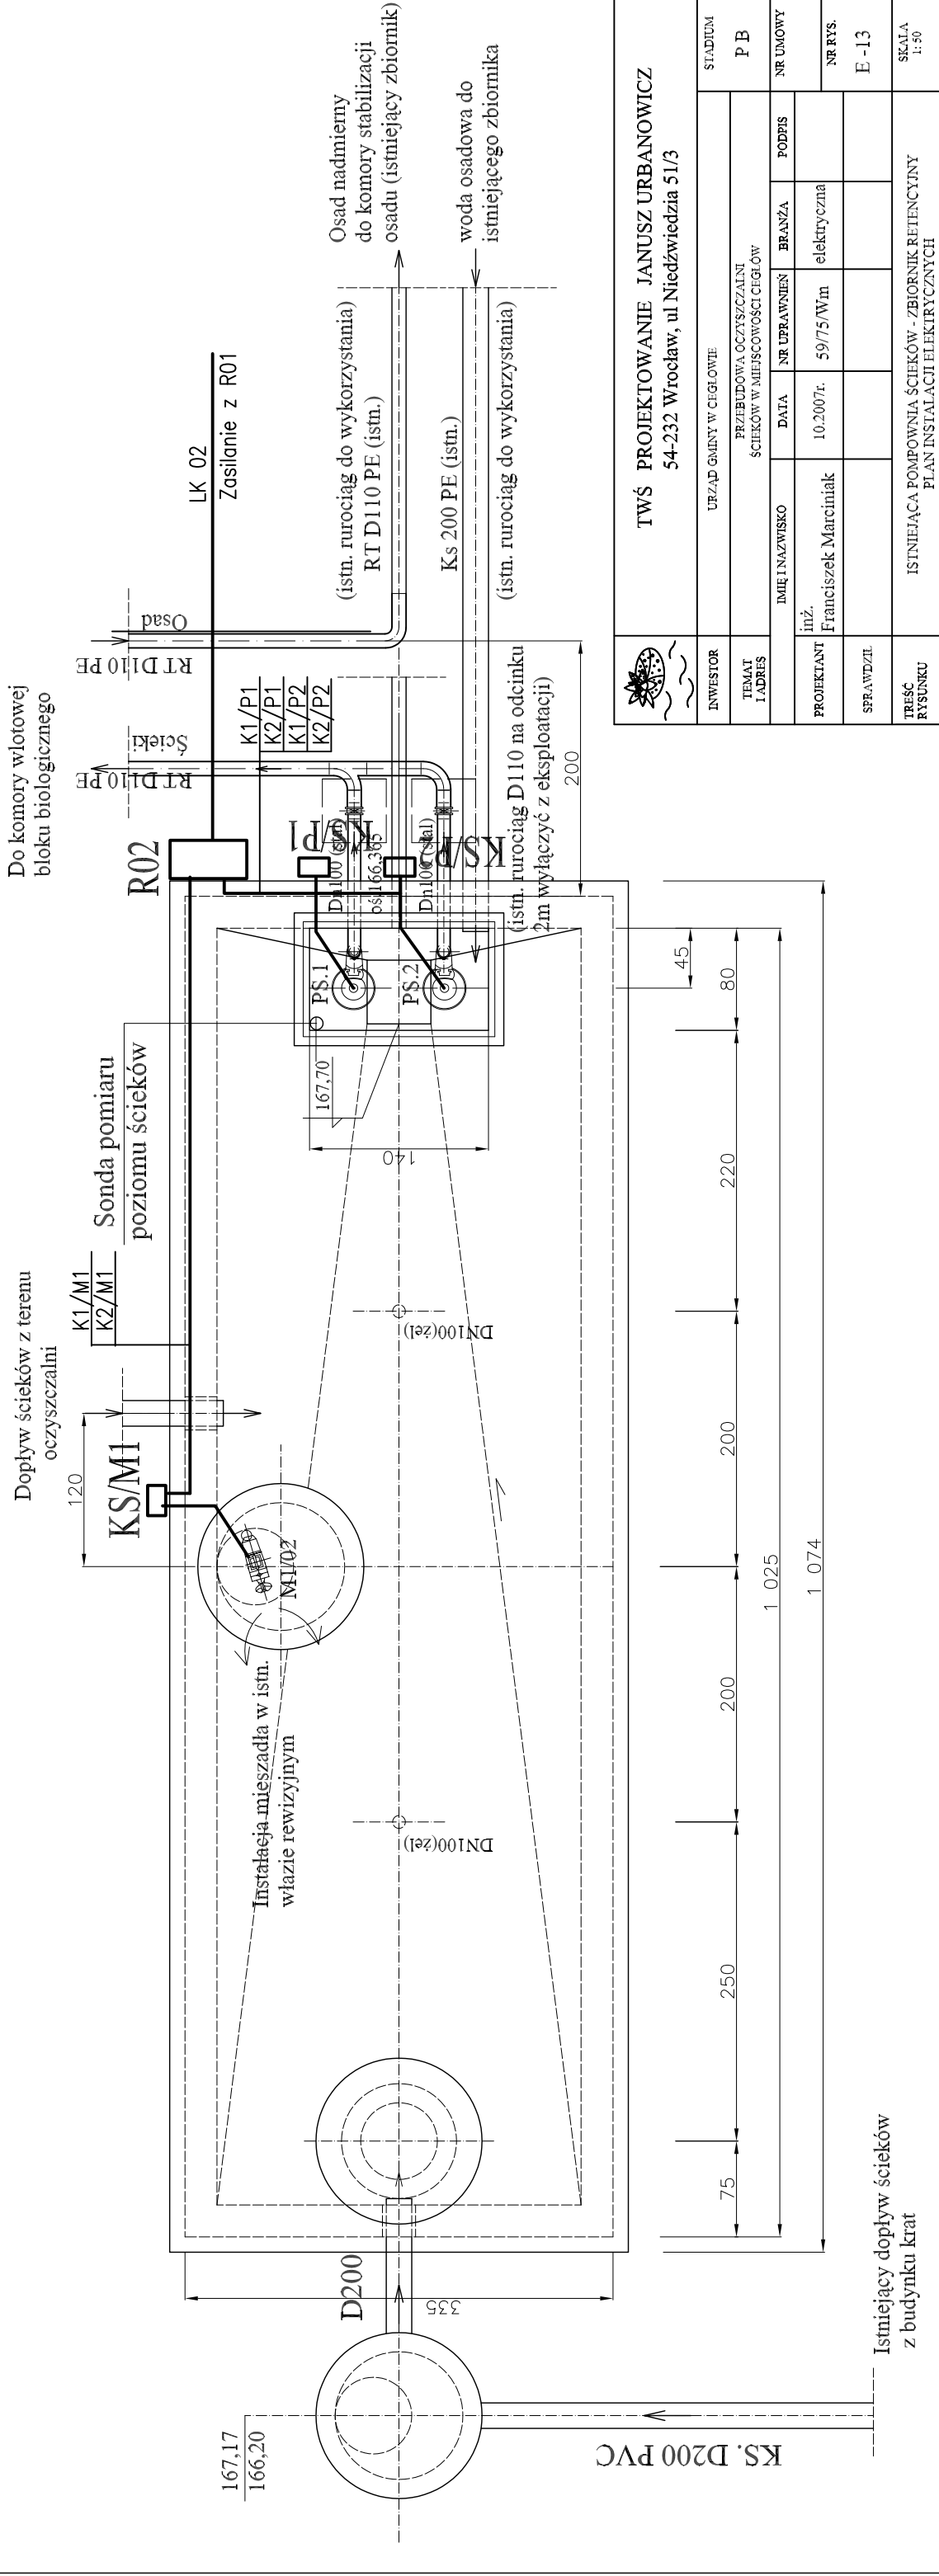

	<b>TWŚ PROJEKTOWANIE JANUSZ URBANOWICZ</b> 54-232 Wrocław, ul Niedzwiedzia 51/3	STADIUM <b>P B</b>
INWESTOR URZĄD GMINY W CIEGŁOWIE	PRZEBUDOWA OCZYSZCZALNI ŚCIEKÓW W MIEJSCOWOŚCI CIEGŁÓW	NR UMOWY
TEMAT LADRES	DATA NR UPRAWNIEN	BRANŻA PODPIS
PROJEKTANT Franciszek Marciniak	DATA 10.2007r.	BRANŻA 59/75/Win
SPRAWDZIŁ	DATA	BRANŻA
TREŚĆ RYŚNIKA	ISTNIEJĄCA POMPOWNIĄ ŚCIEKÓW - ZBIORNIK RETENCYJNY PLAN INSTALACJI ELEKTRYCZNYCH	
NR RYS.	E - 13	SKALA 1:50